



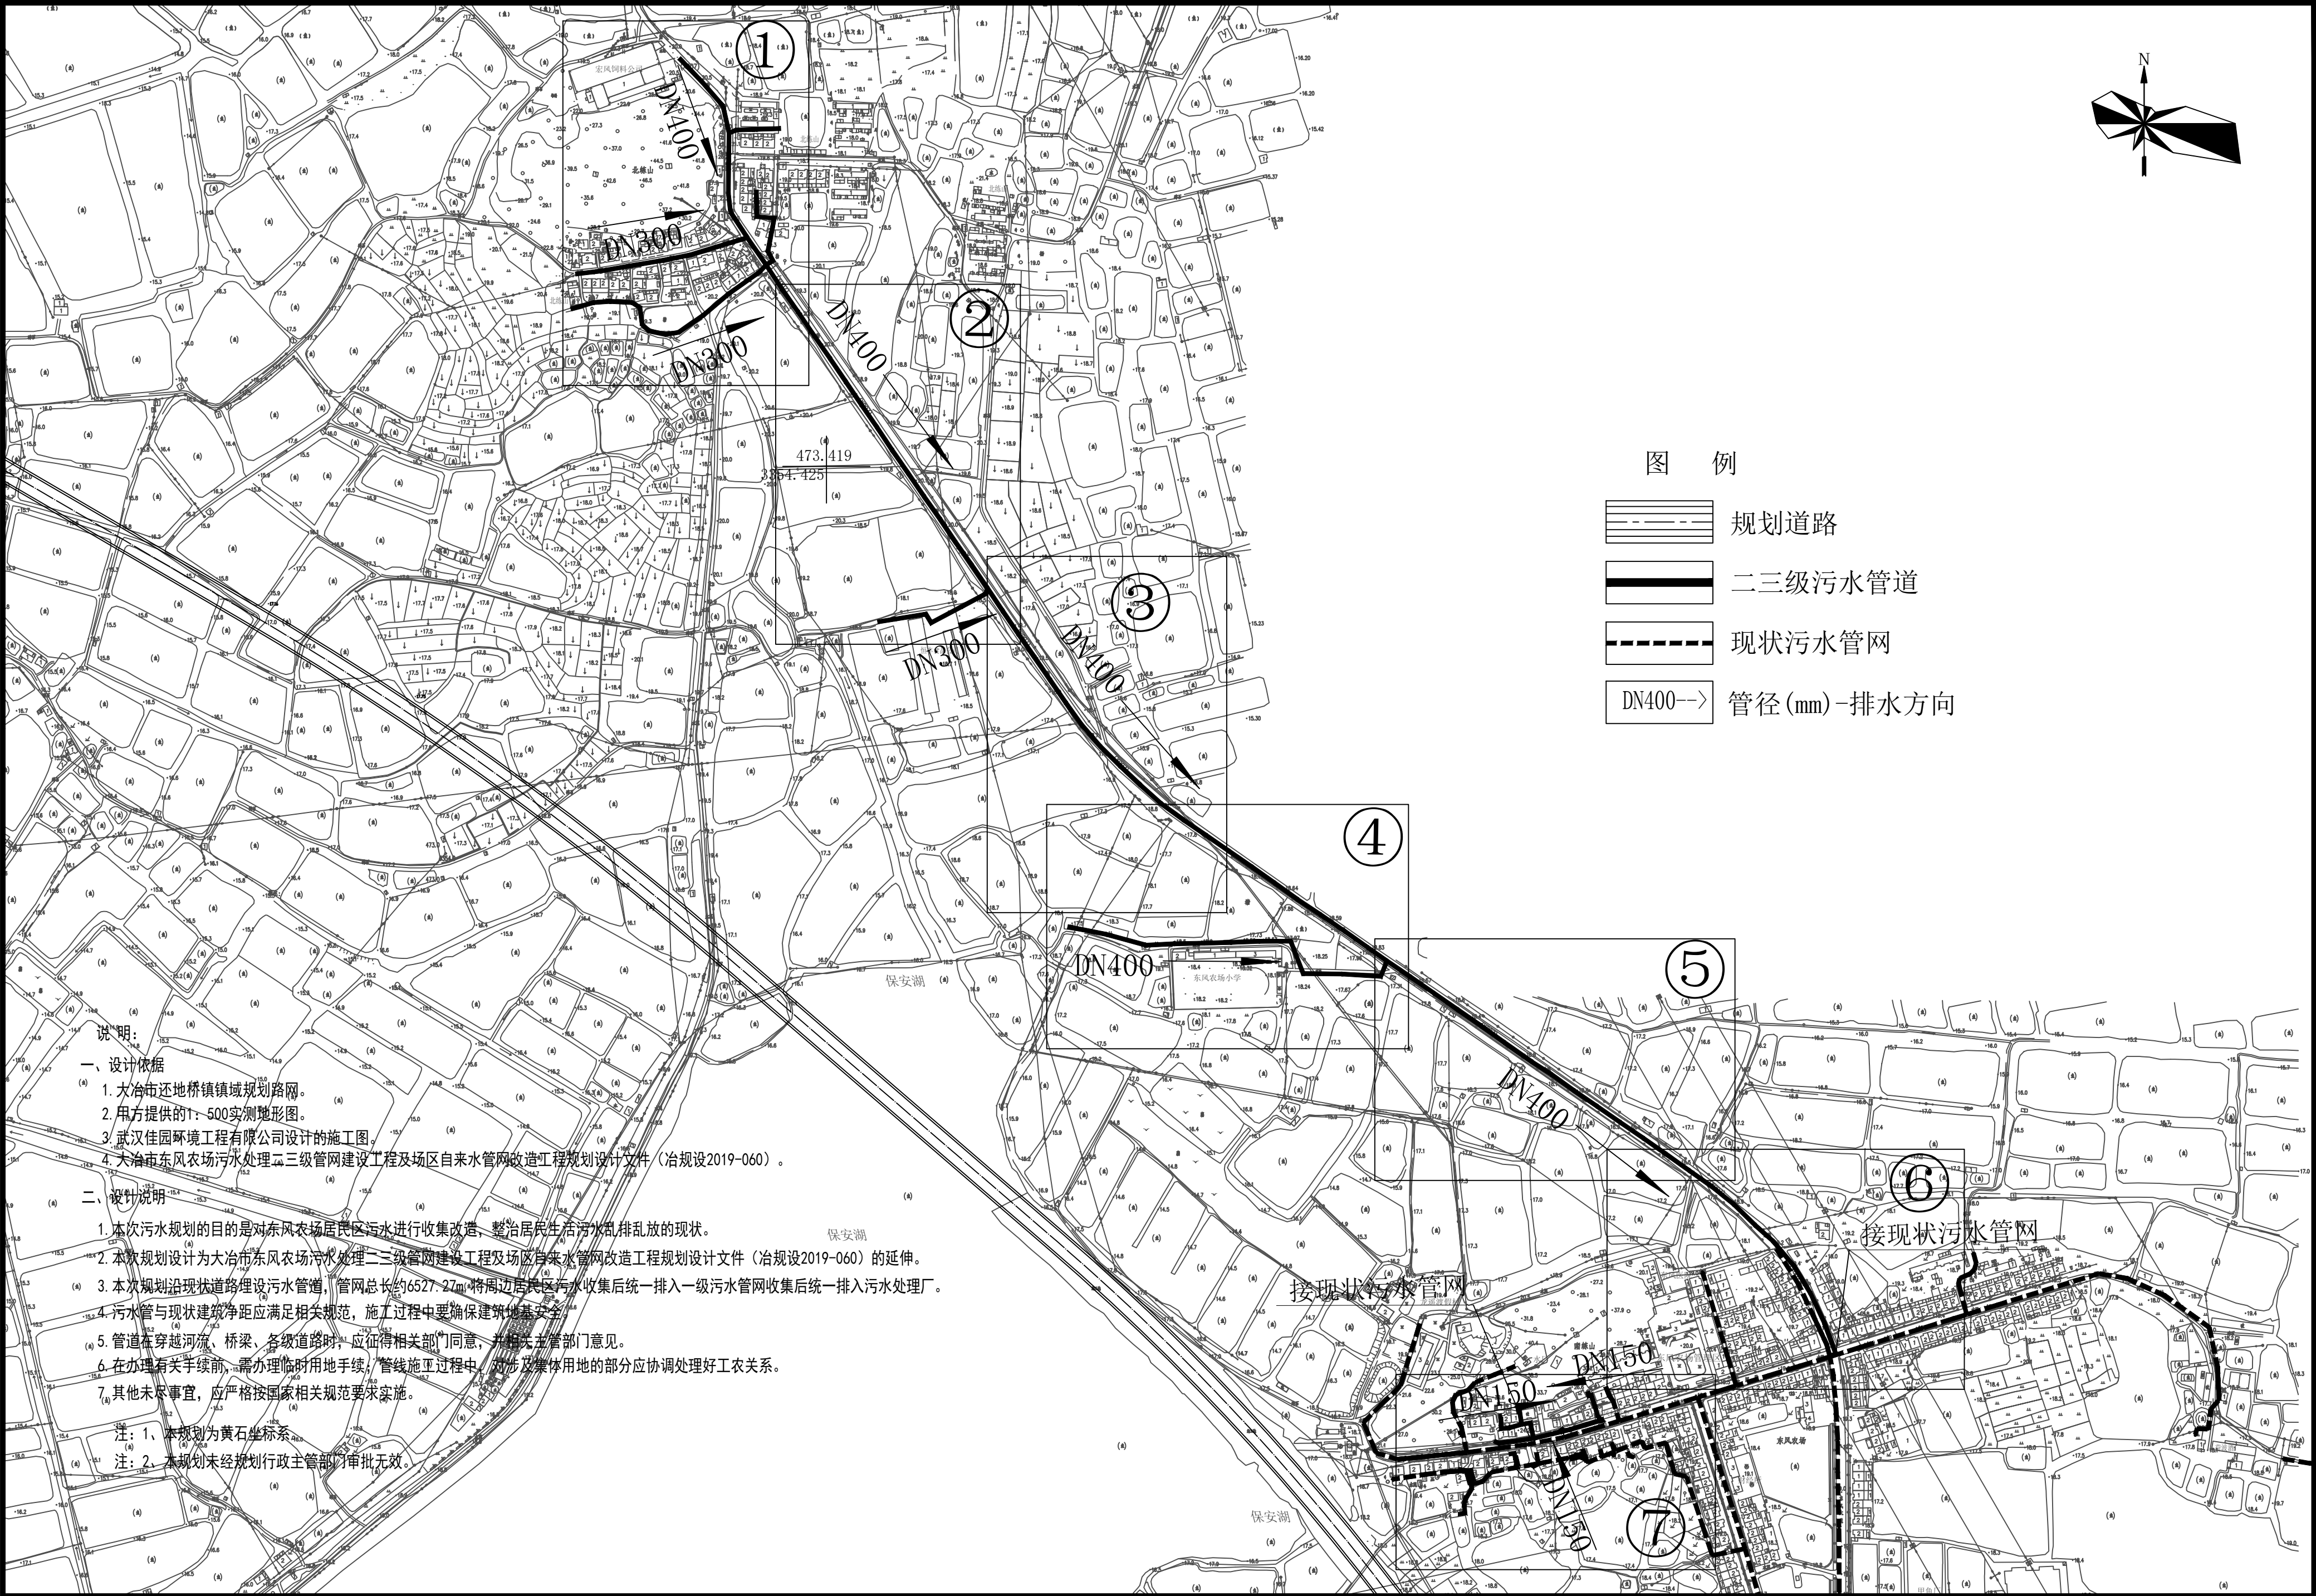

大冶市规划设计研究院	建设单位 大冶市东风农场管理区	院 长		审 核		设 计		设计号	2021-147	图 号	规设15-2
证书等级:乙级	编号:182063	工程名称 大冶市东风农场污水治理管网延伸工程	审 定	校 对		制 图		图 名	污水总平面图(一) 1:4500	日 期	2021. 12

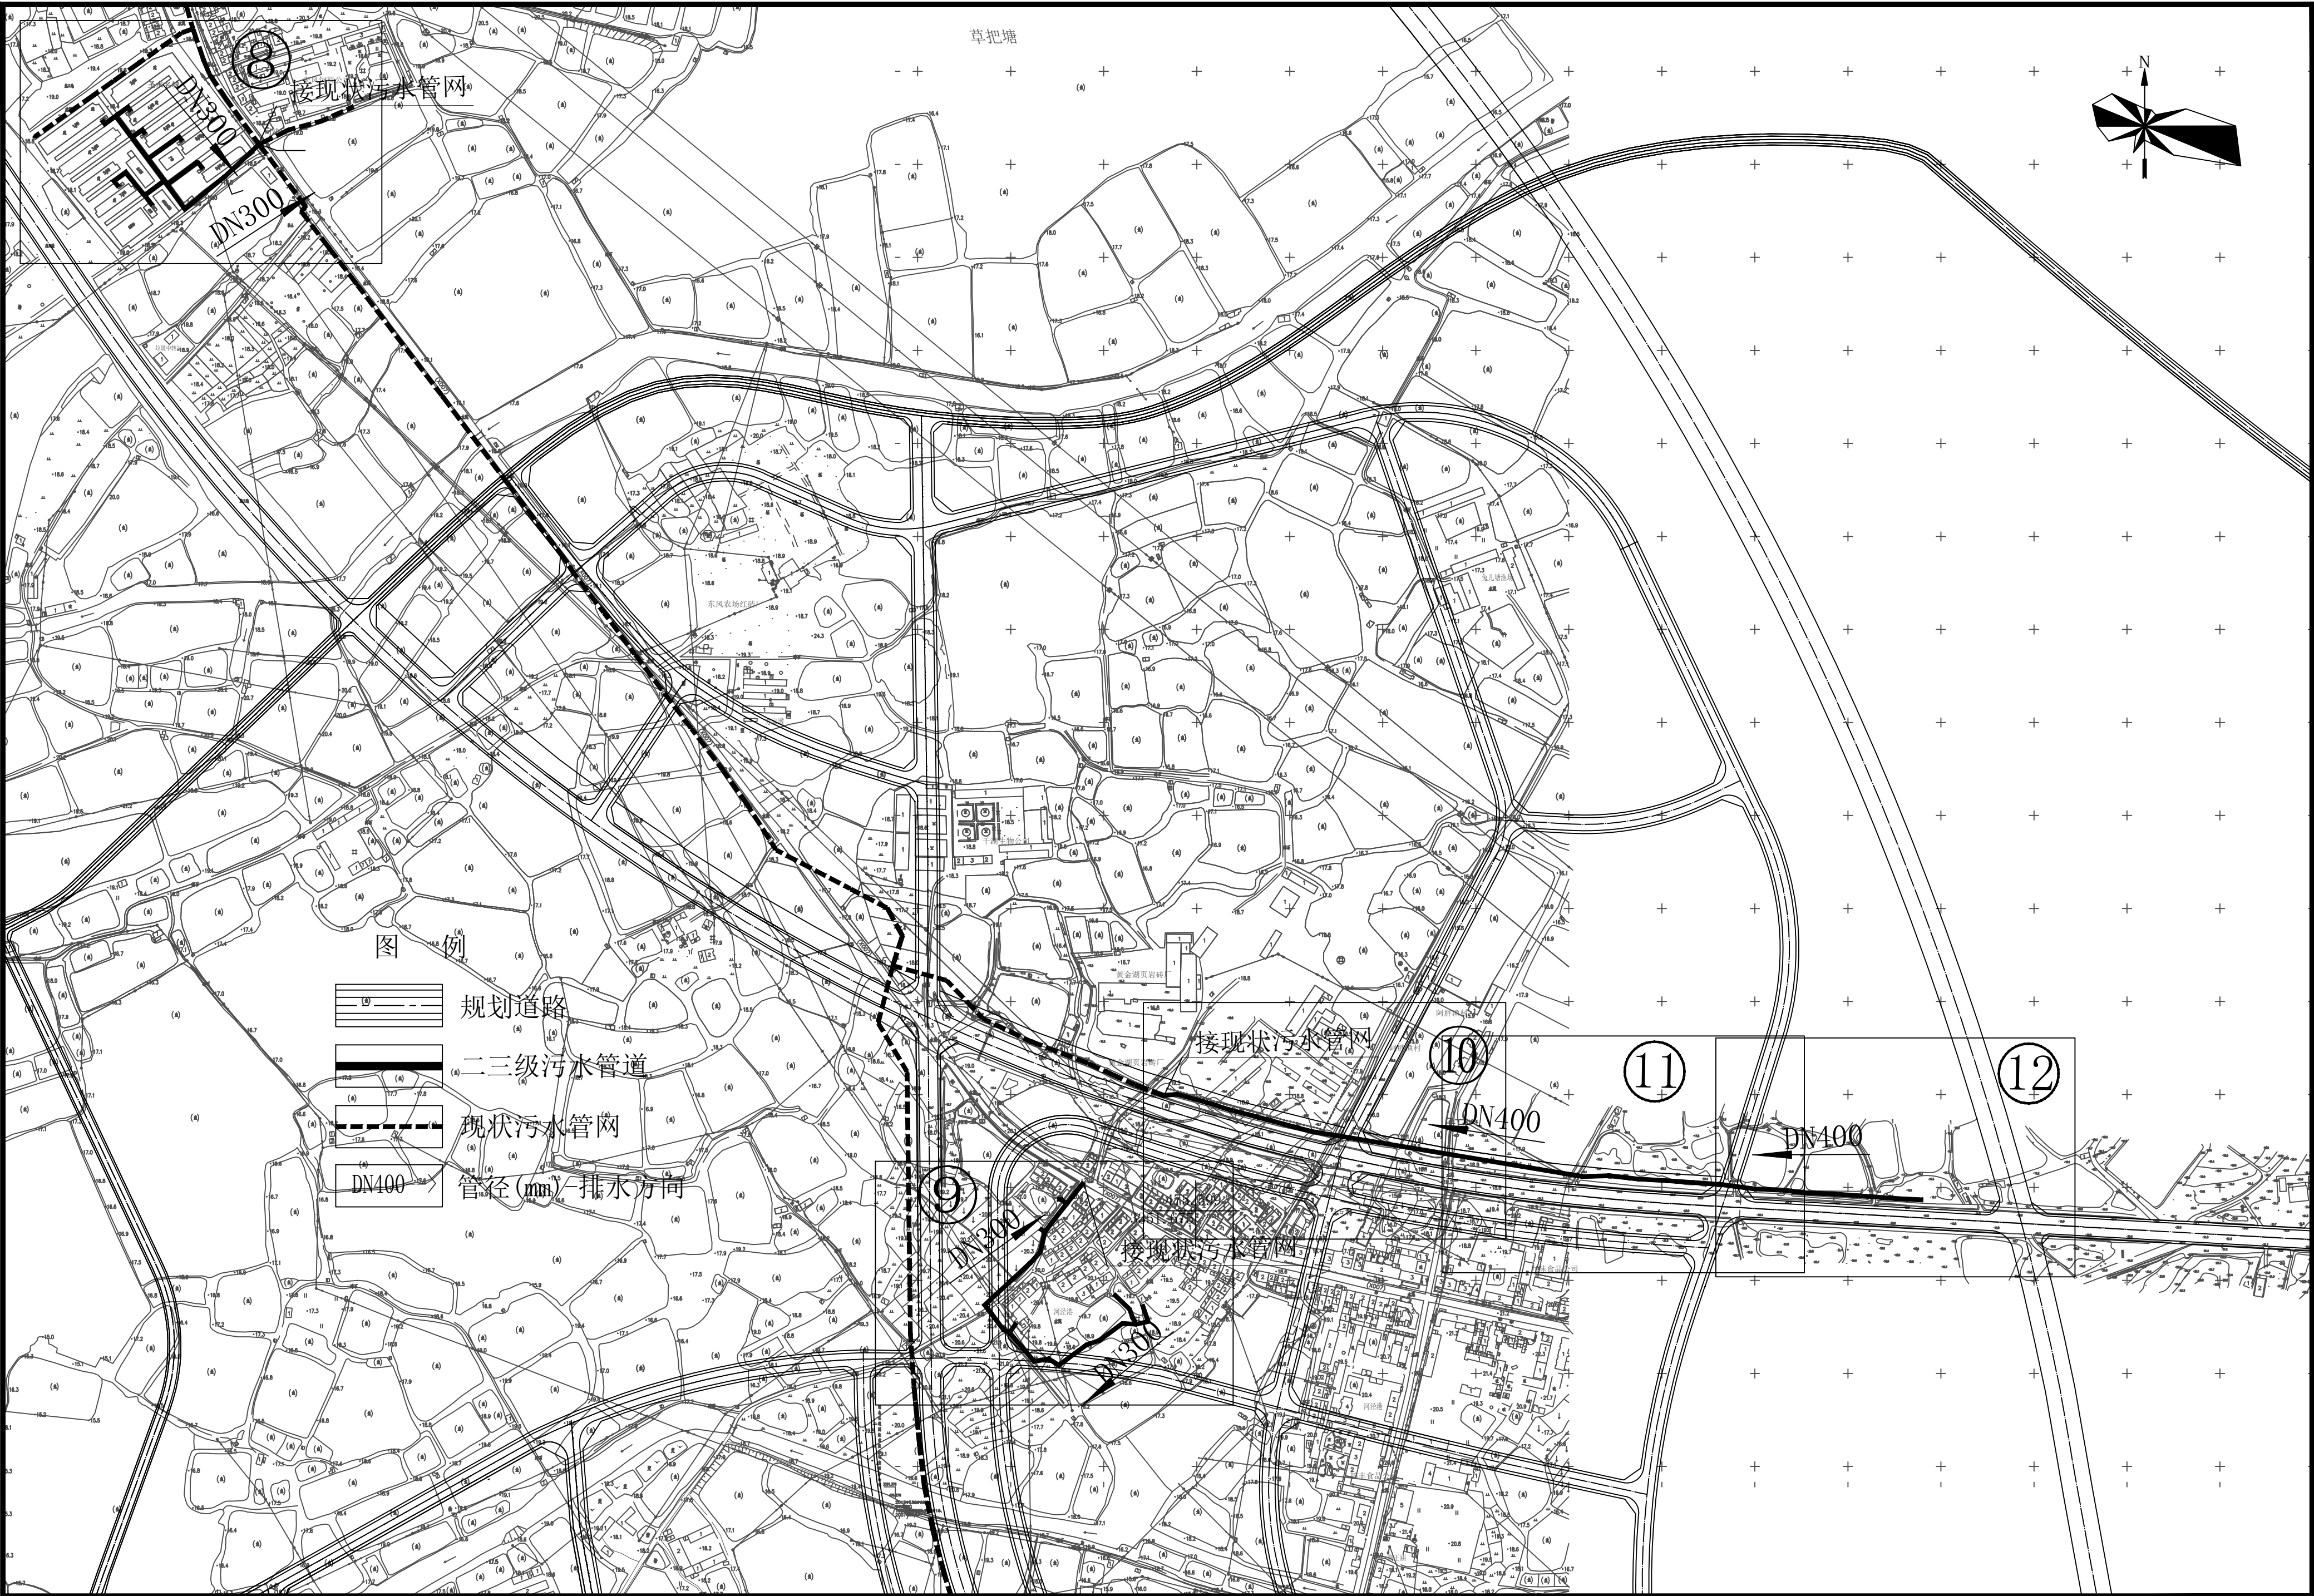

大冶市规划设计研究院	建设单位	大冶市东风农场管理区	院长		审核		设计		设计号	2021-147	图号	规设15-3
证书等级: 乙级	编号: 182063	工程名称	大冶市东风农场污水治理管网延伸工程	审定		校对		制图	图名	污水总平面图 (二) 1:4500	日期	2021. 12